




高機能消防通信指令システム・デジタル無線更新整備事業

図面番号	施工場所	図面名称
1	—	全体位置図
2	—	指令設備システム構成図（現状）
3	—	指令設備システム構成図（撤去）
4	—	指令設備システム構成図（新設）
5	—	デジタル無線システム構成図（現状）
6	—	デジタル無線システム構成図（撤去）
7	—	デジタル無線システム構成図（新設）

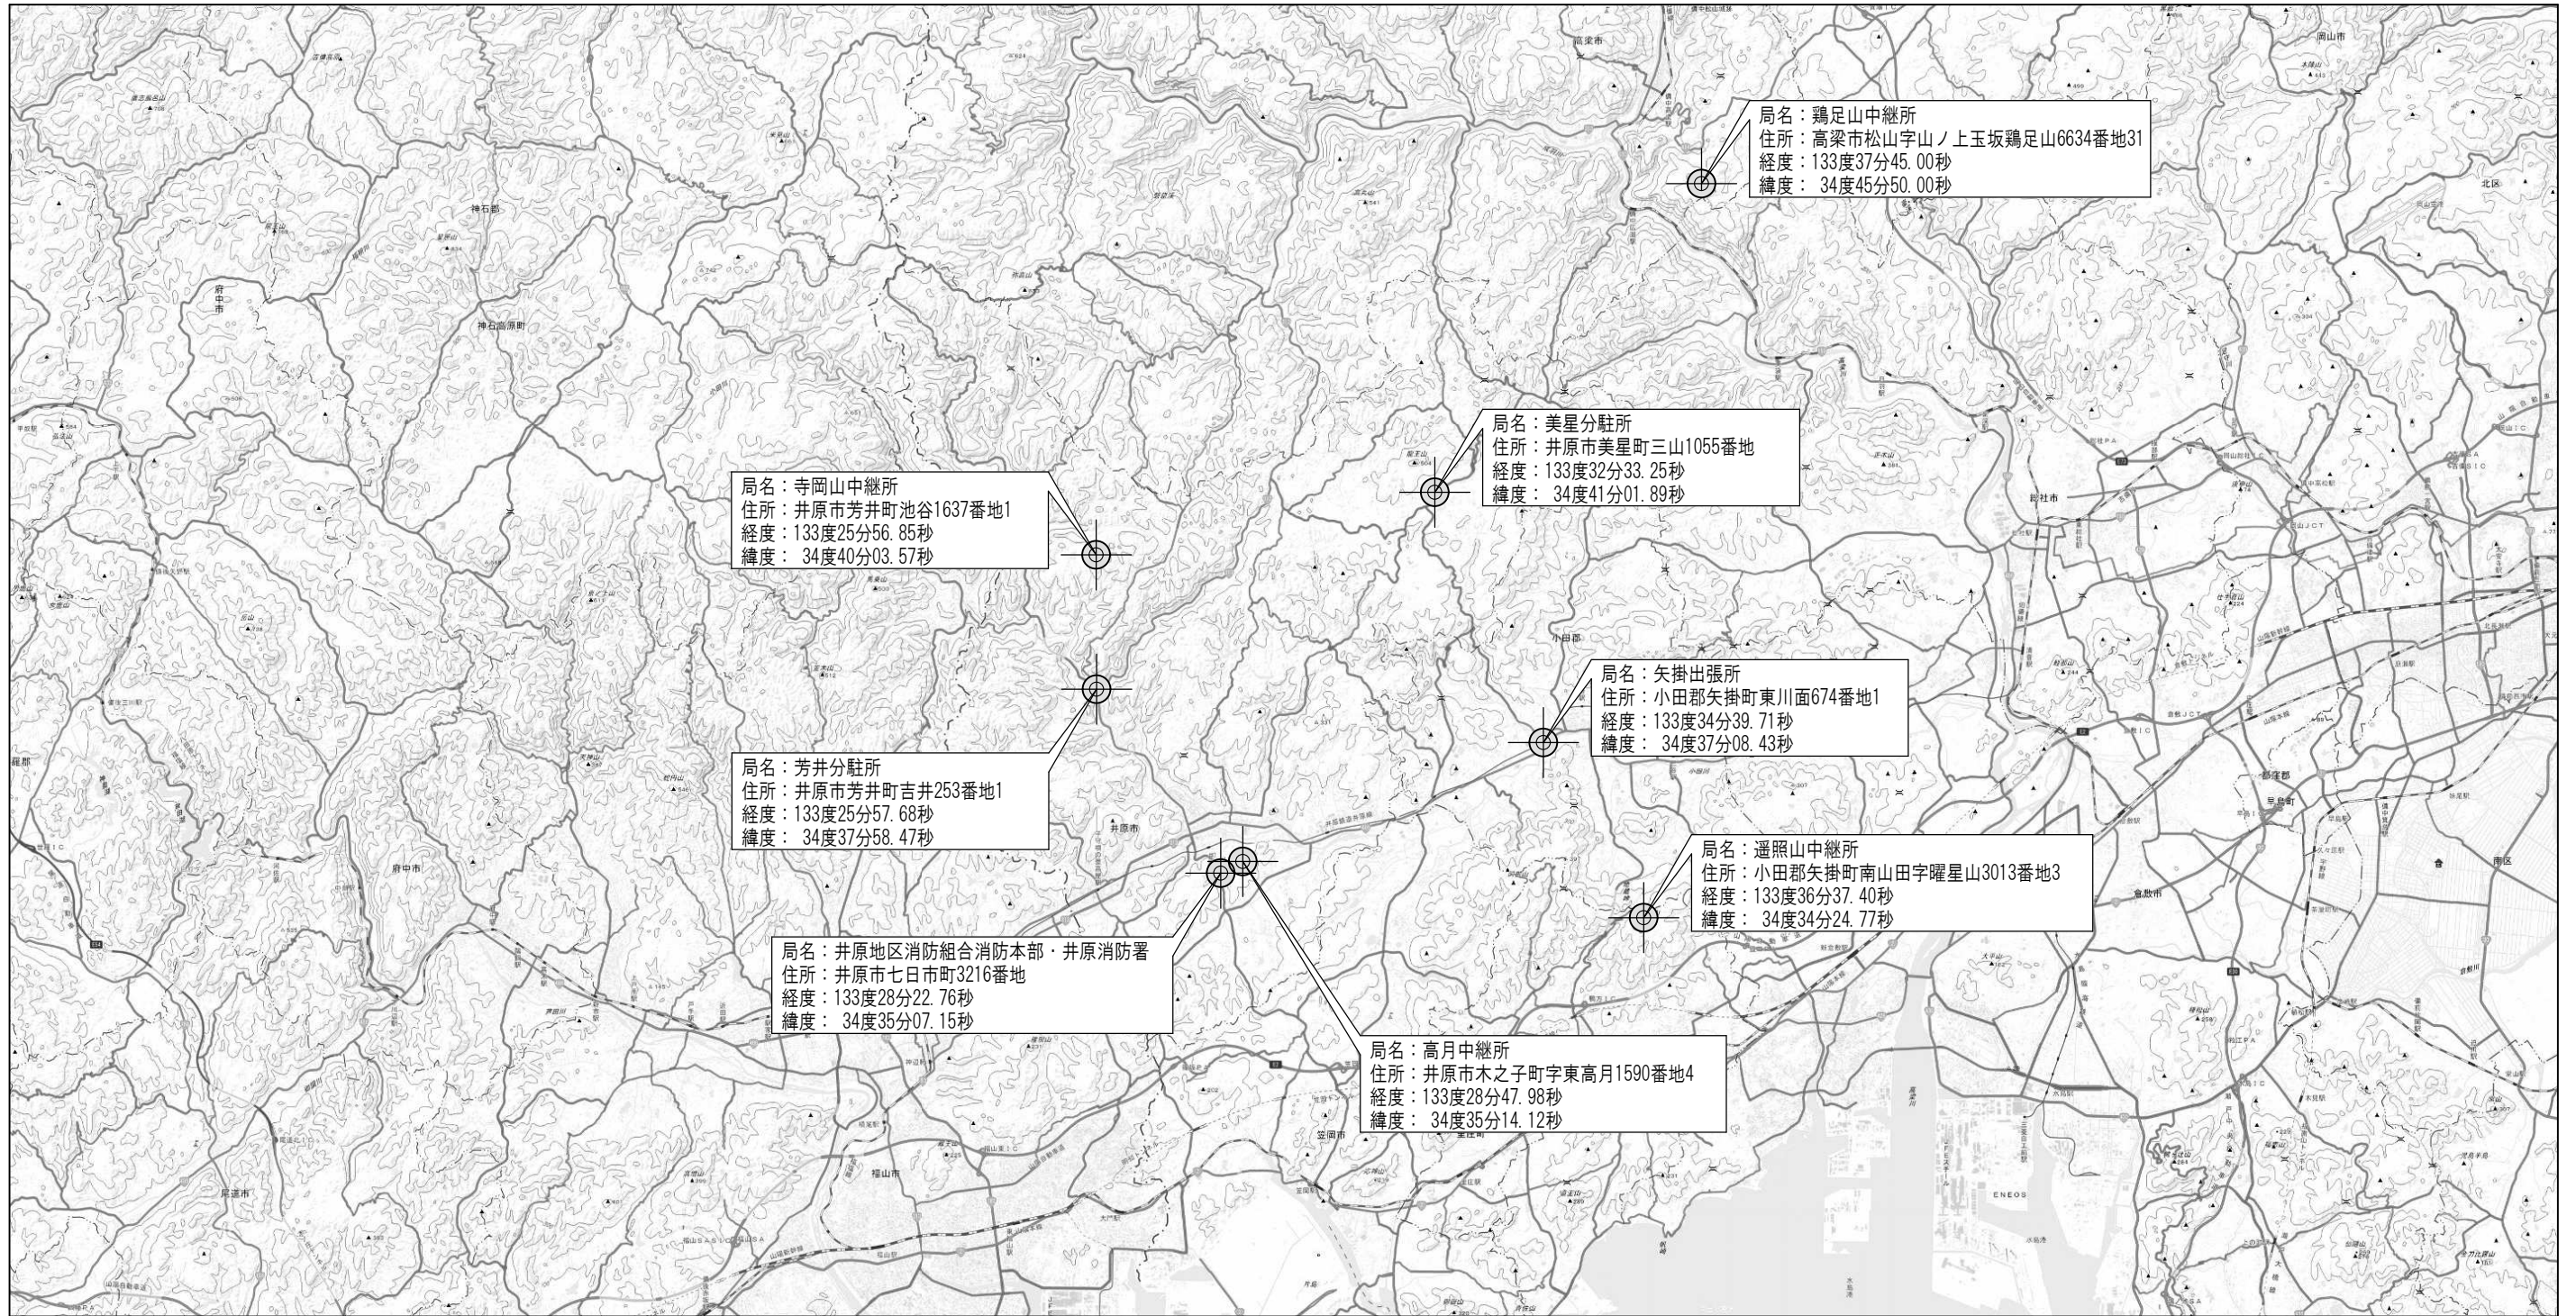














株式会社 エス技建 (一級建築士事務所)	一級建築士事務所登録番号 福岡県知事登録第1-61697号 一級建築士 大臣登録番号 第77156号 後藤 眞智	業務名称 高機能消防通信指令システム・デジタル無線更新整備事業	図面名称 全体位置図	縮尺 A1: 1/ — A3: 1/ —	図番 1
-------------------------	---	------------------------------------	---------------	----------------------------	---------

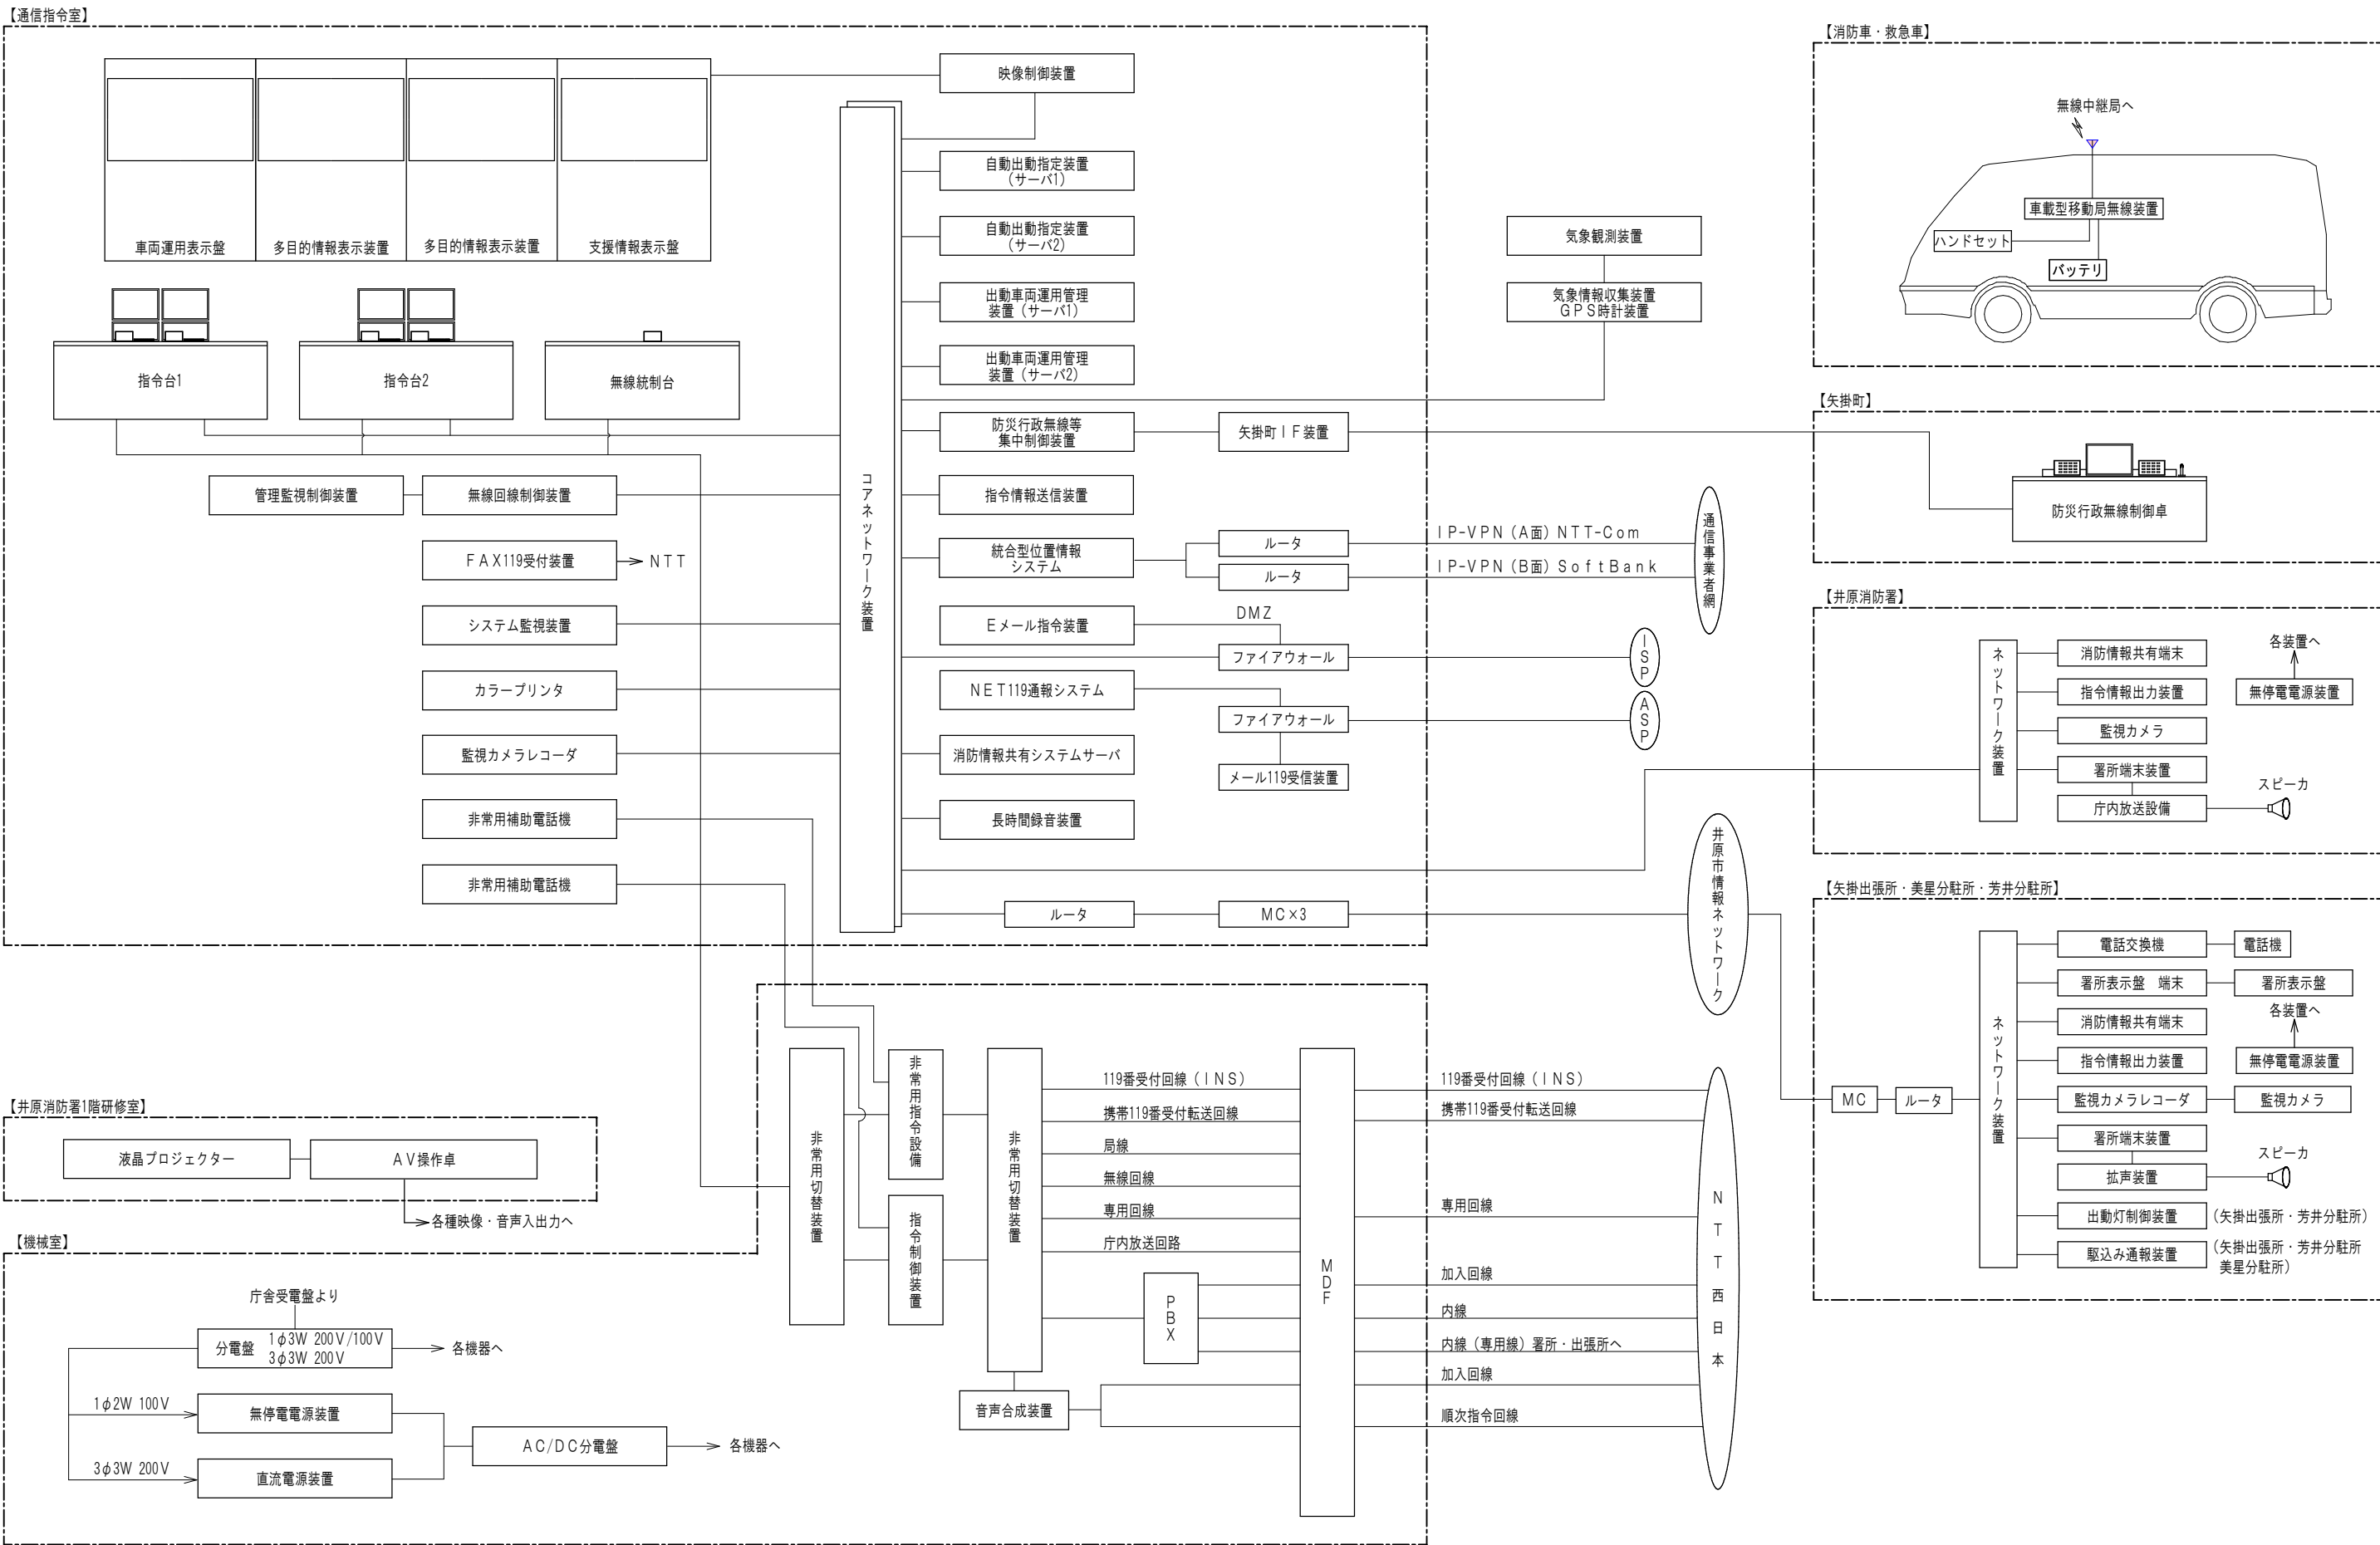














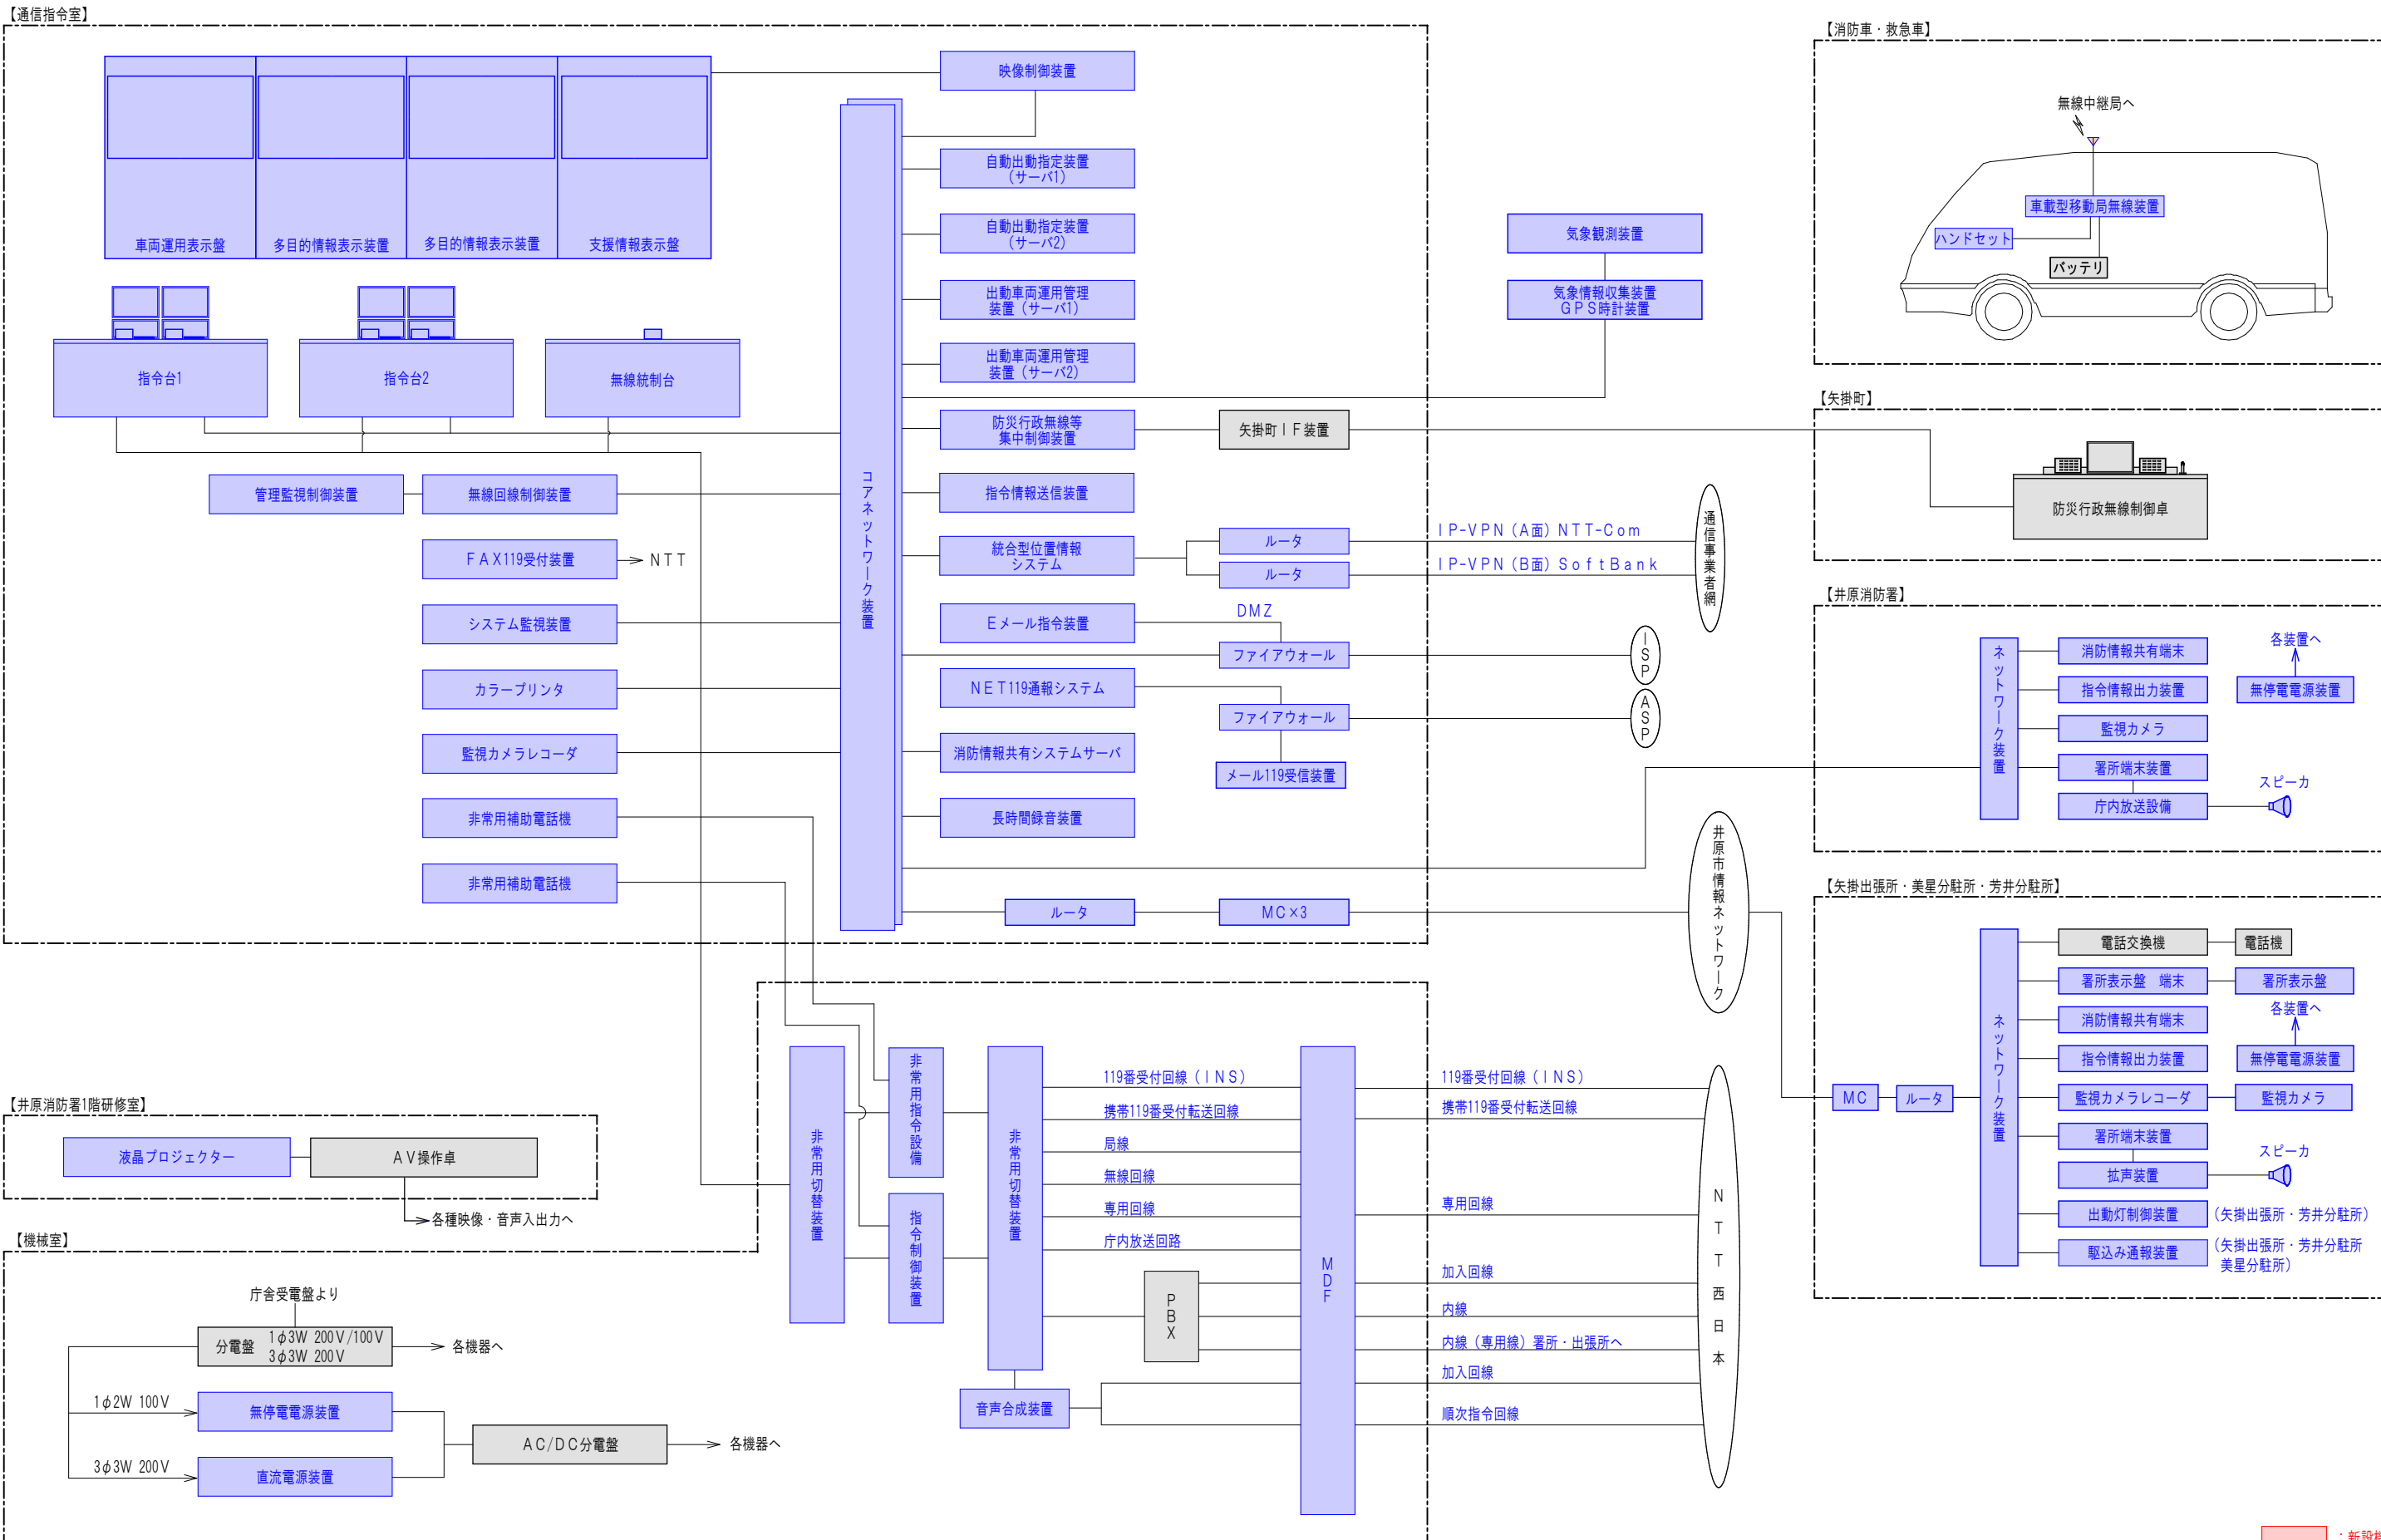





■ : 新設機器
■ : 撤去機器
■ : 既設機器

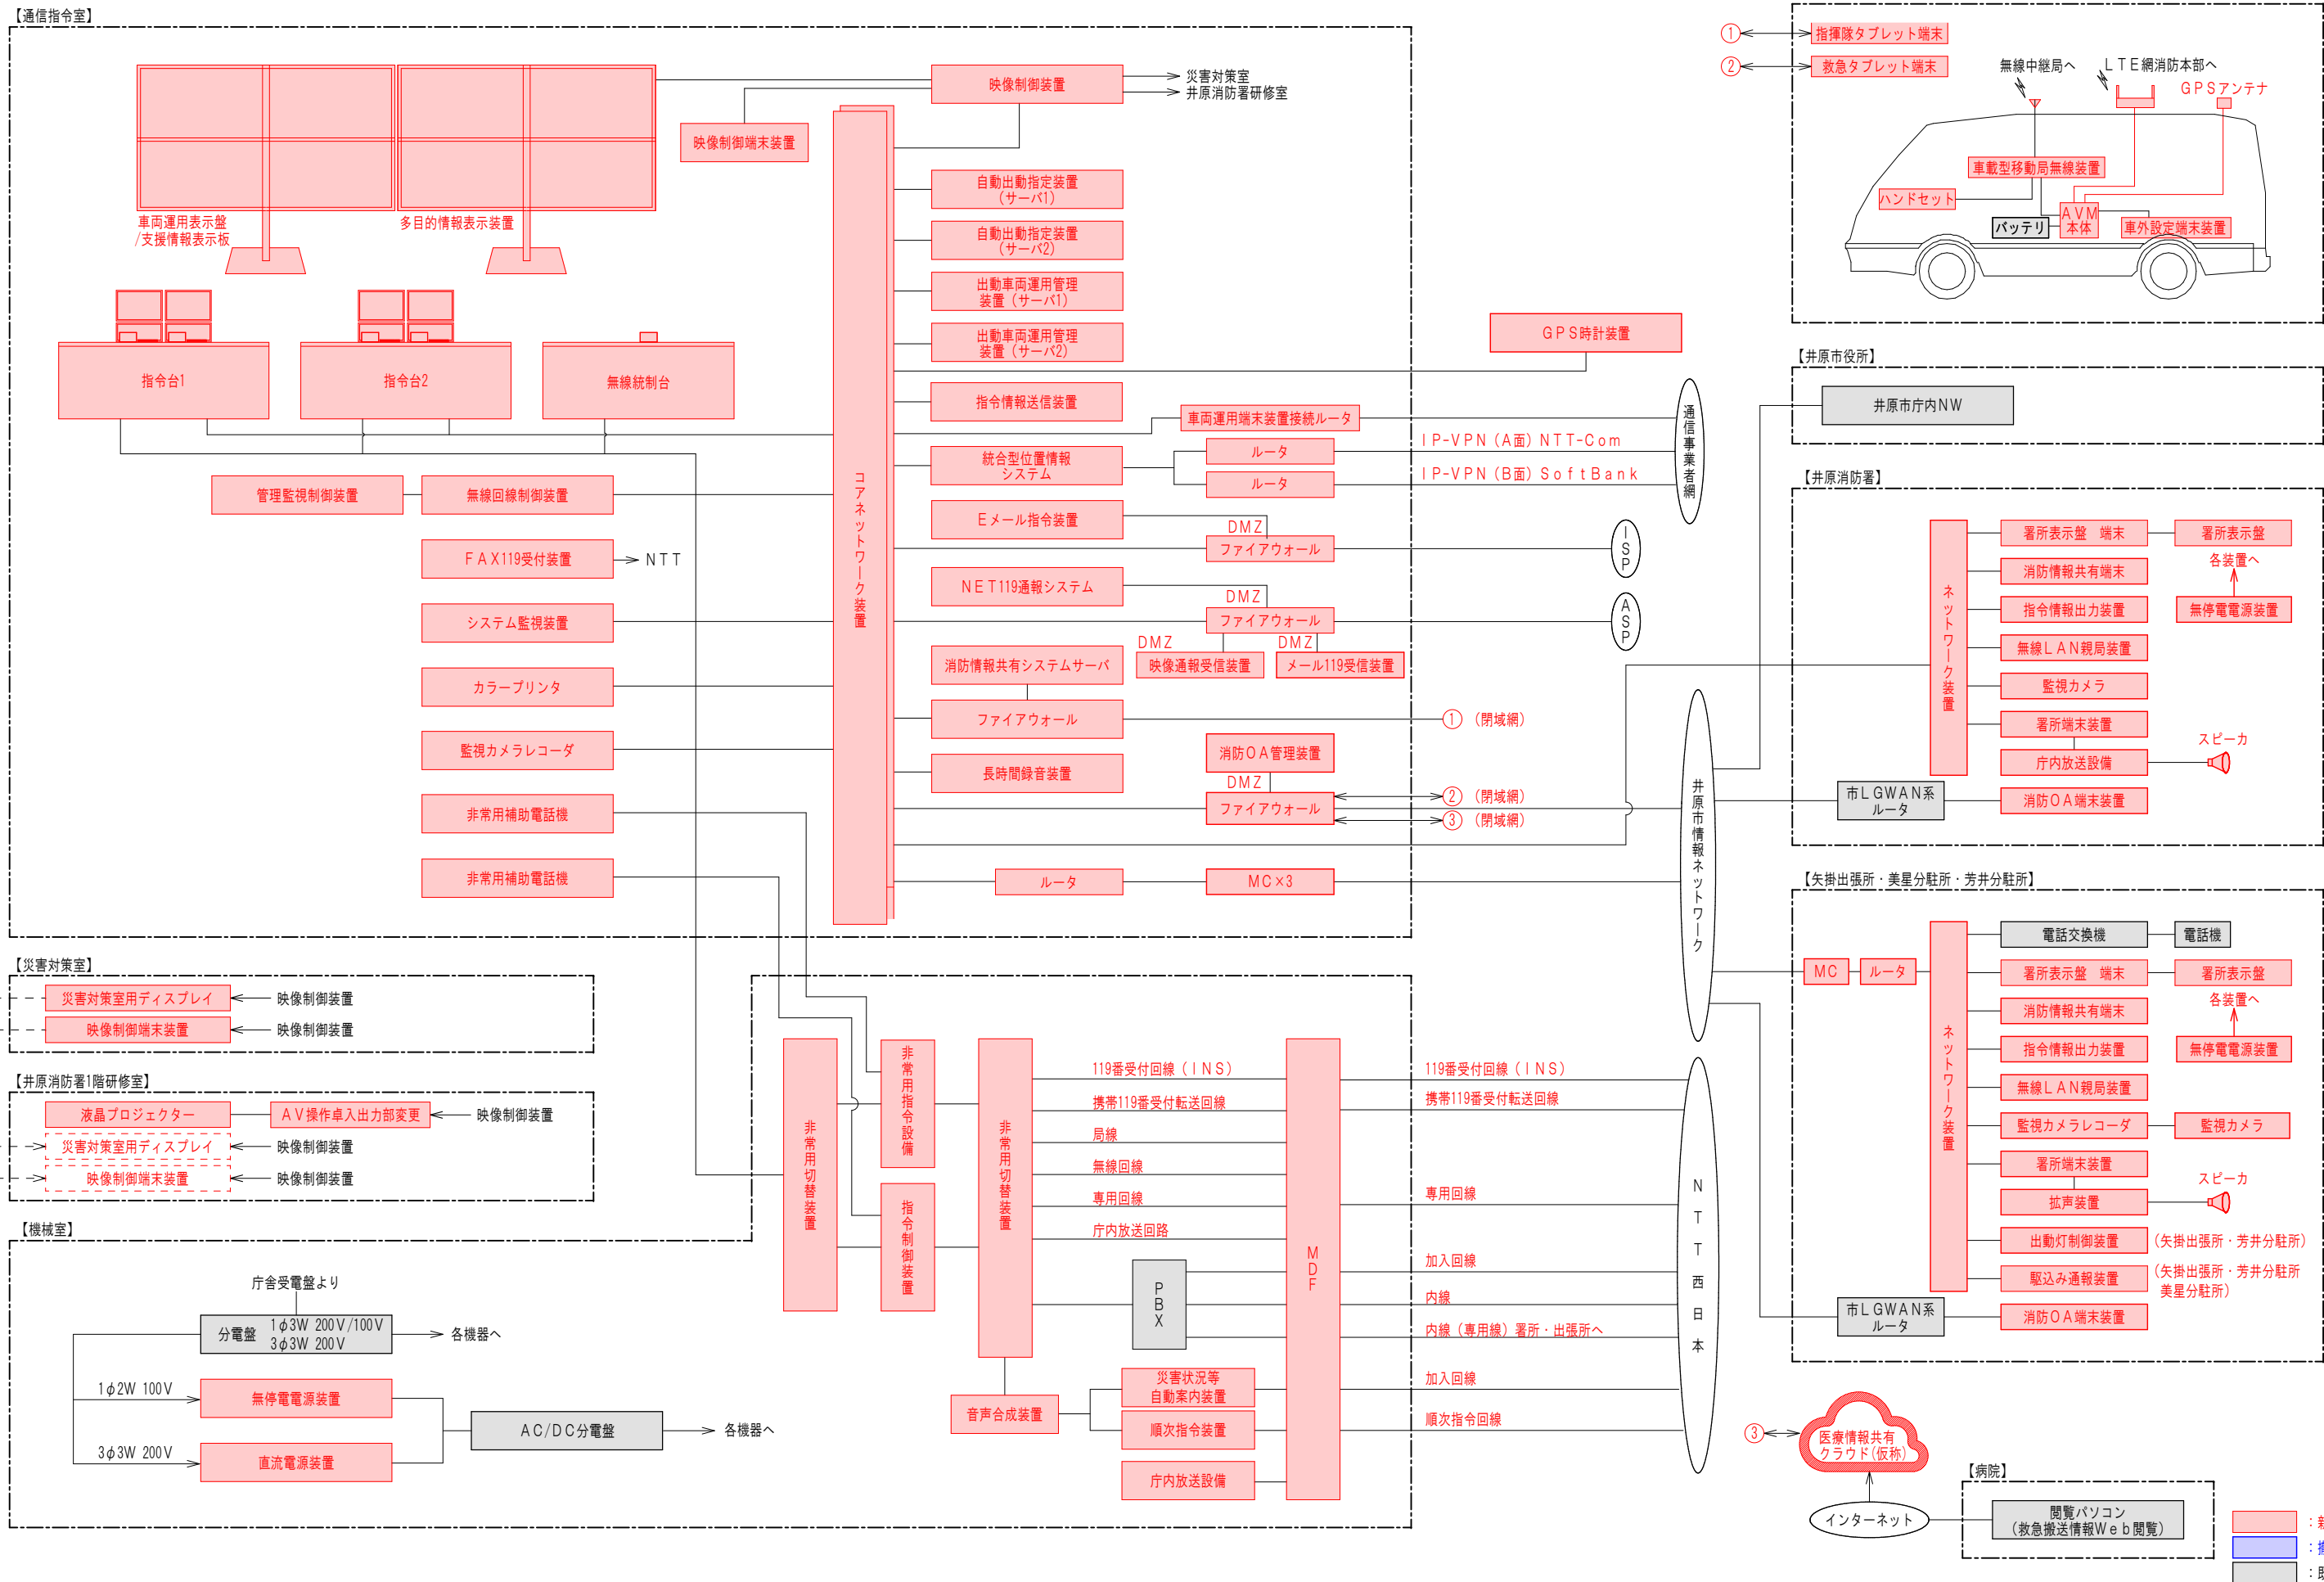

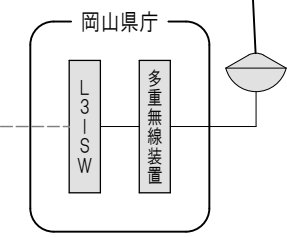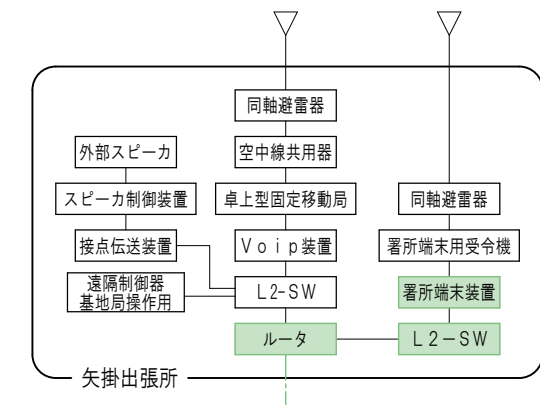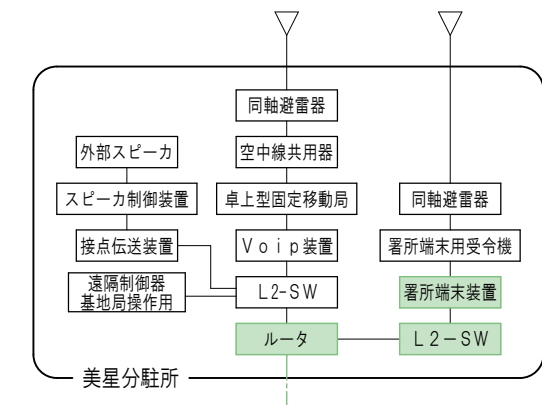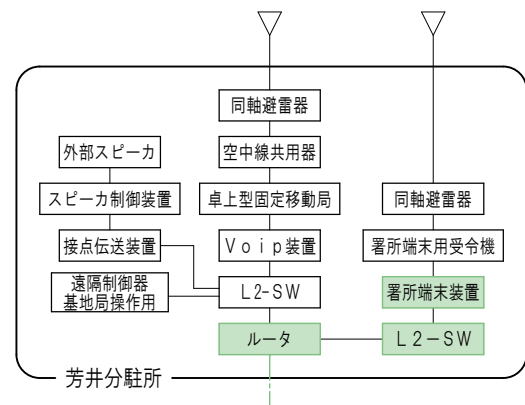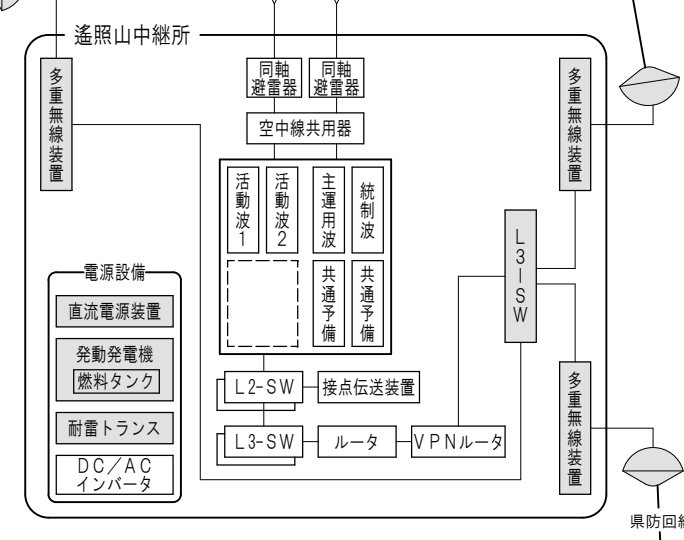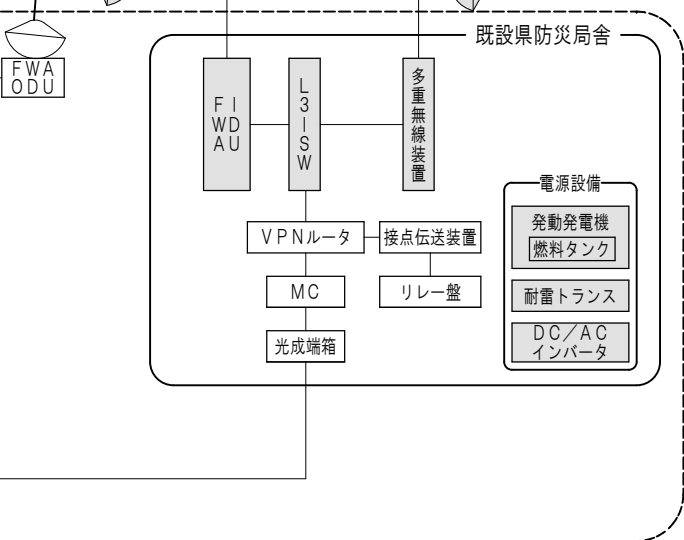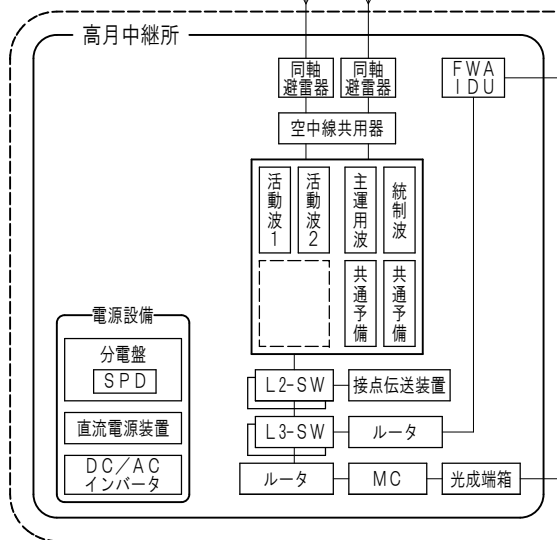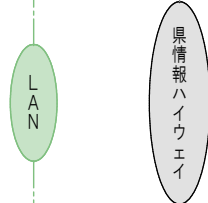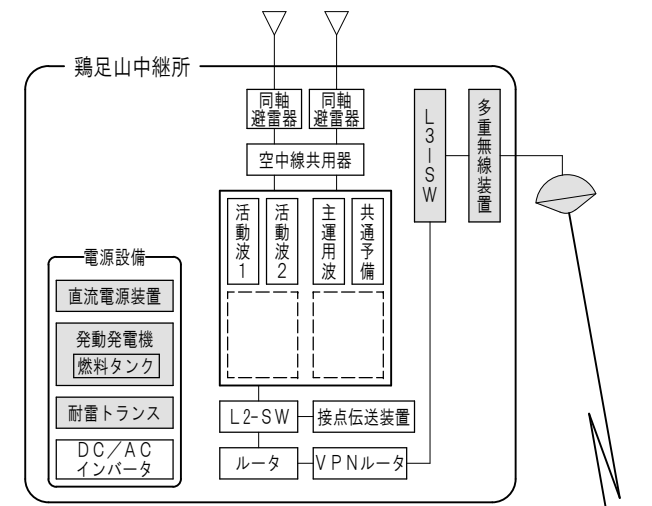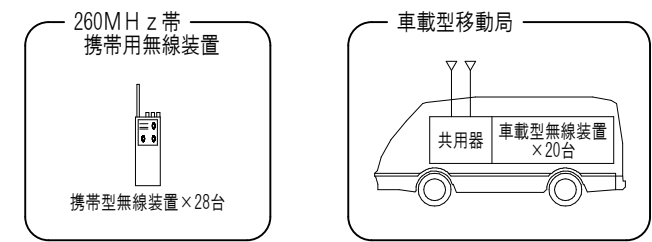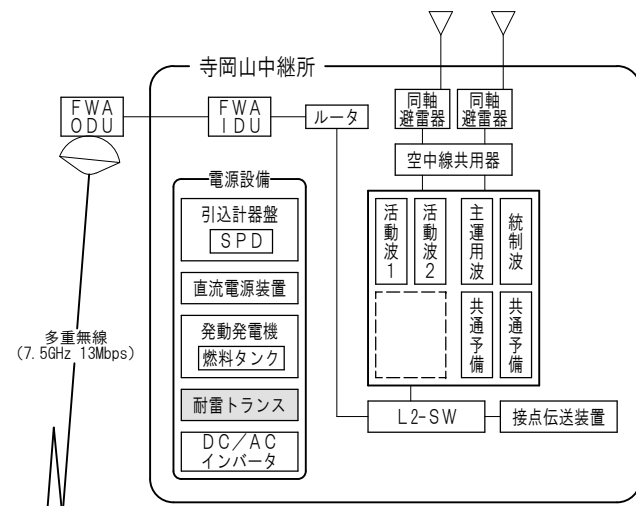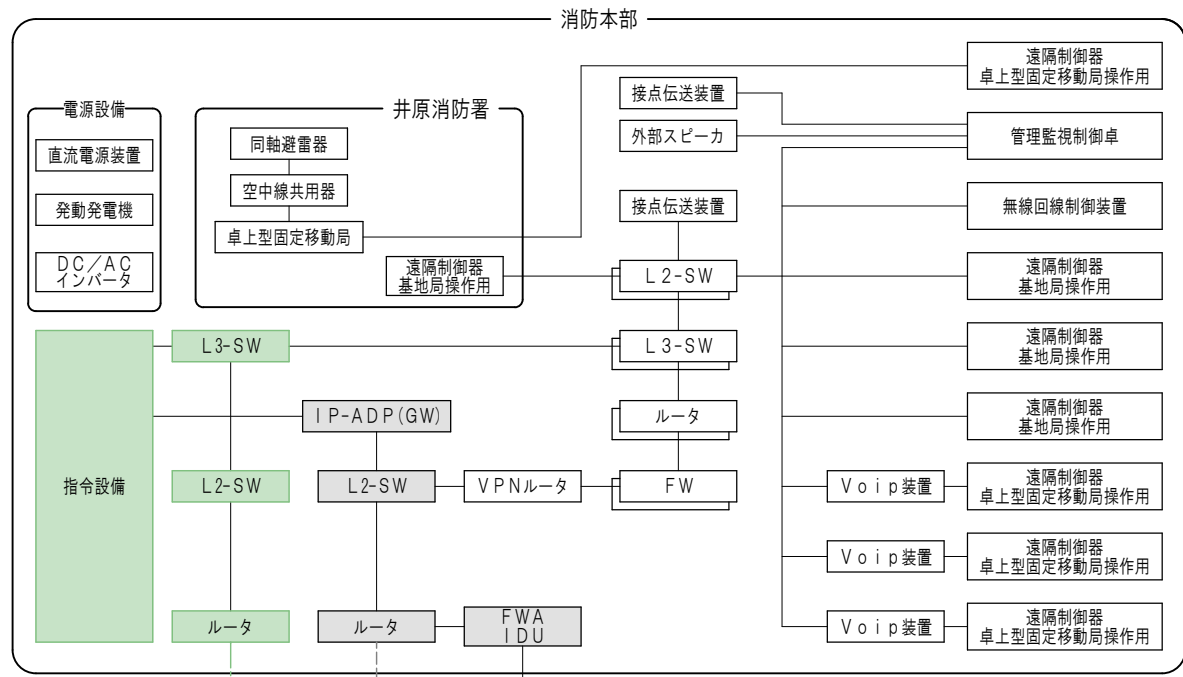

■ : 既設/県設備
■ : 指令系装置

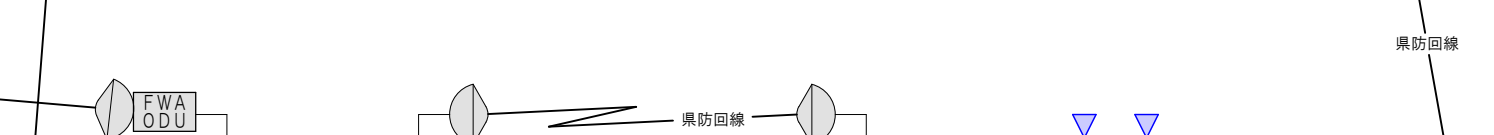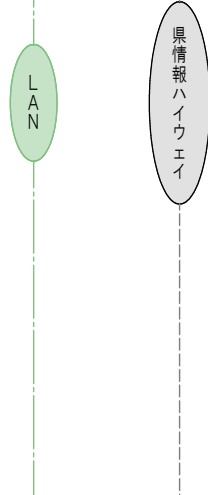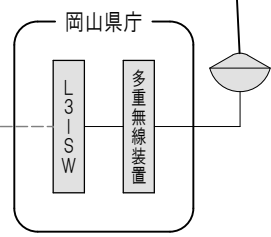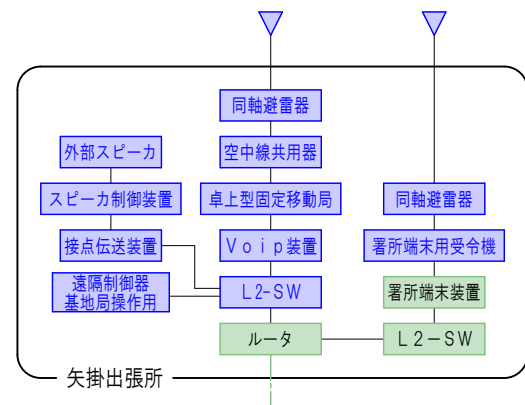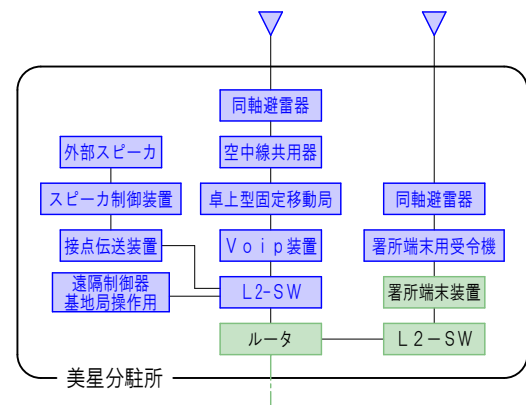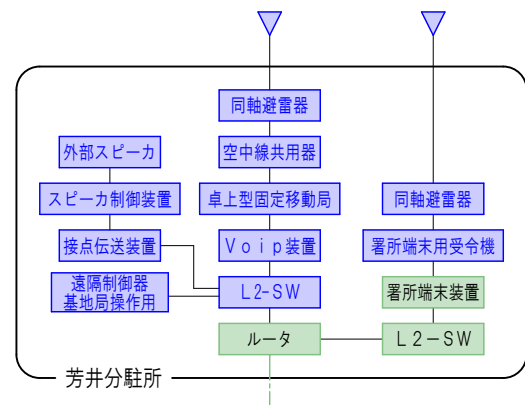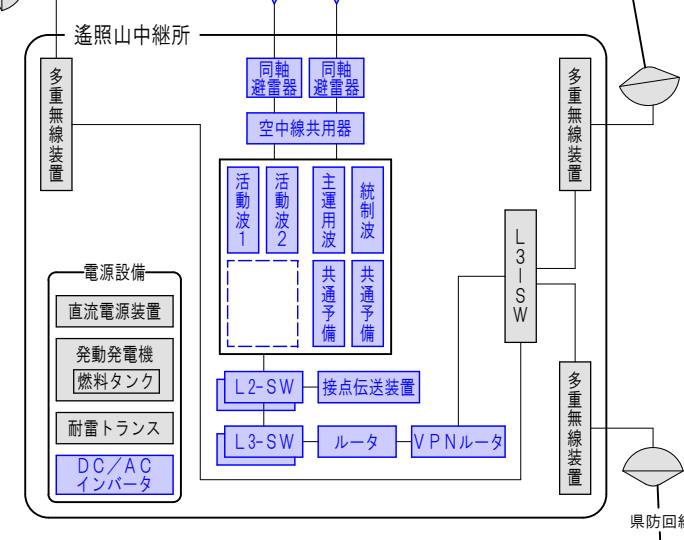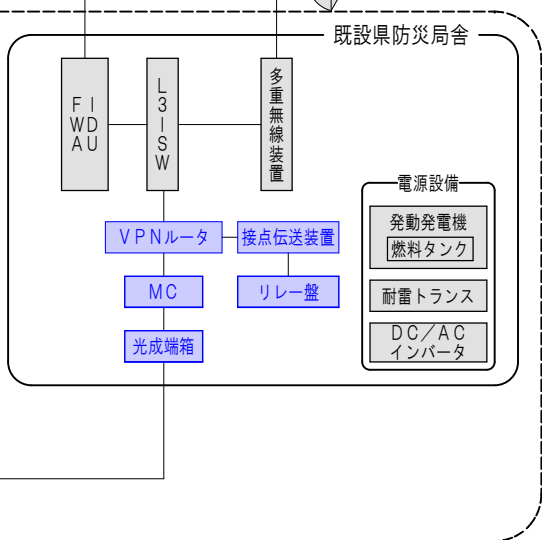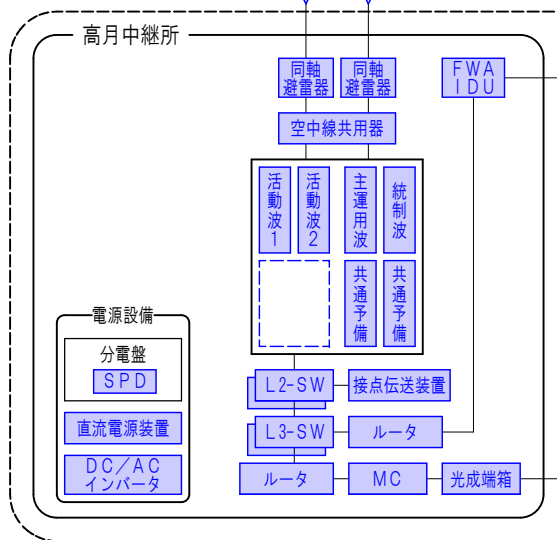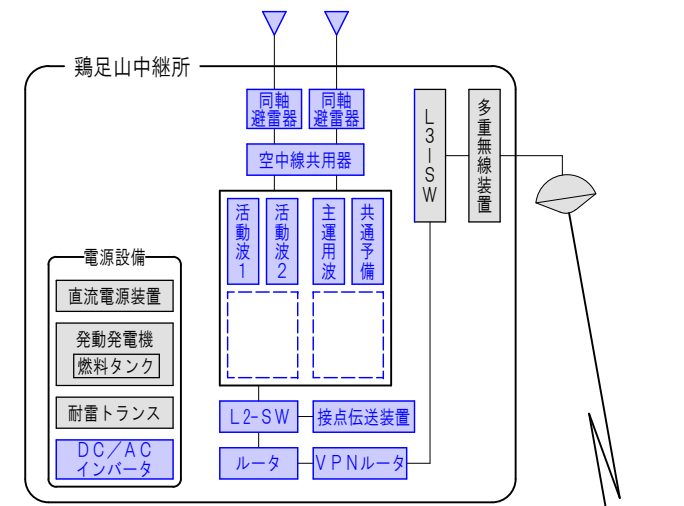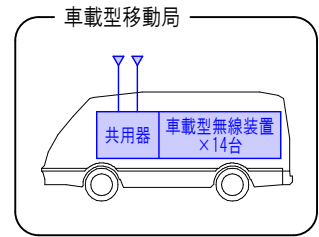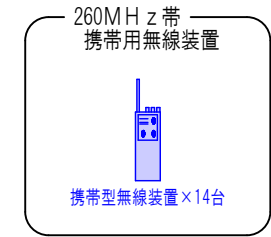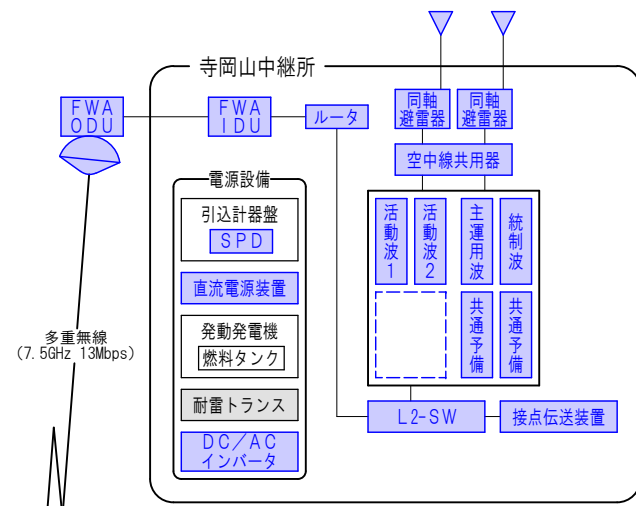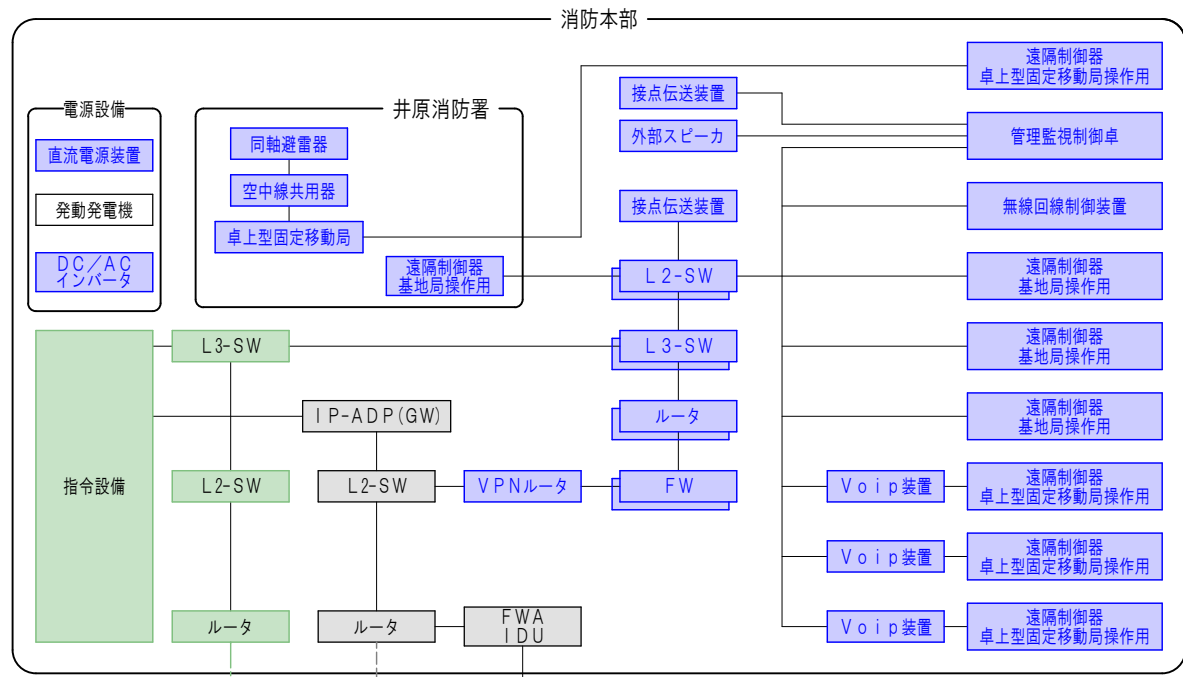

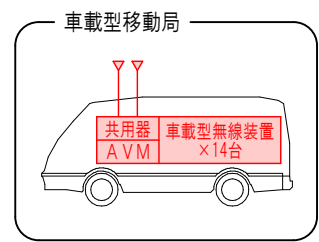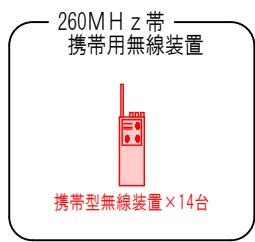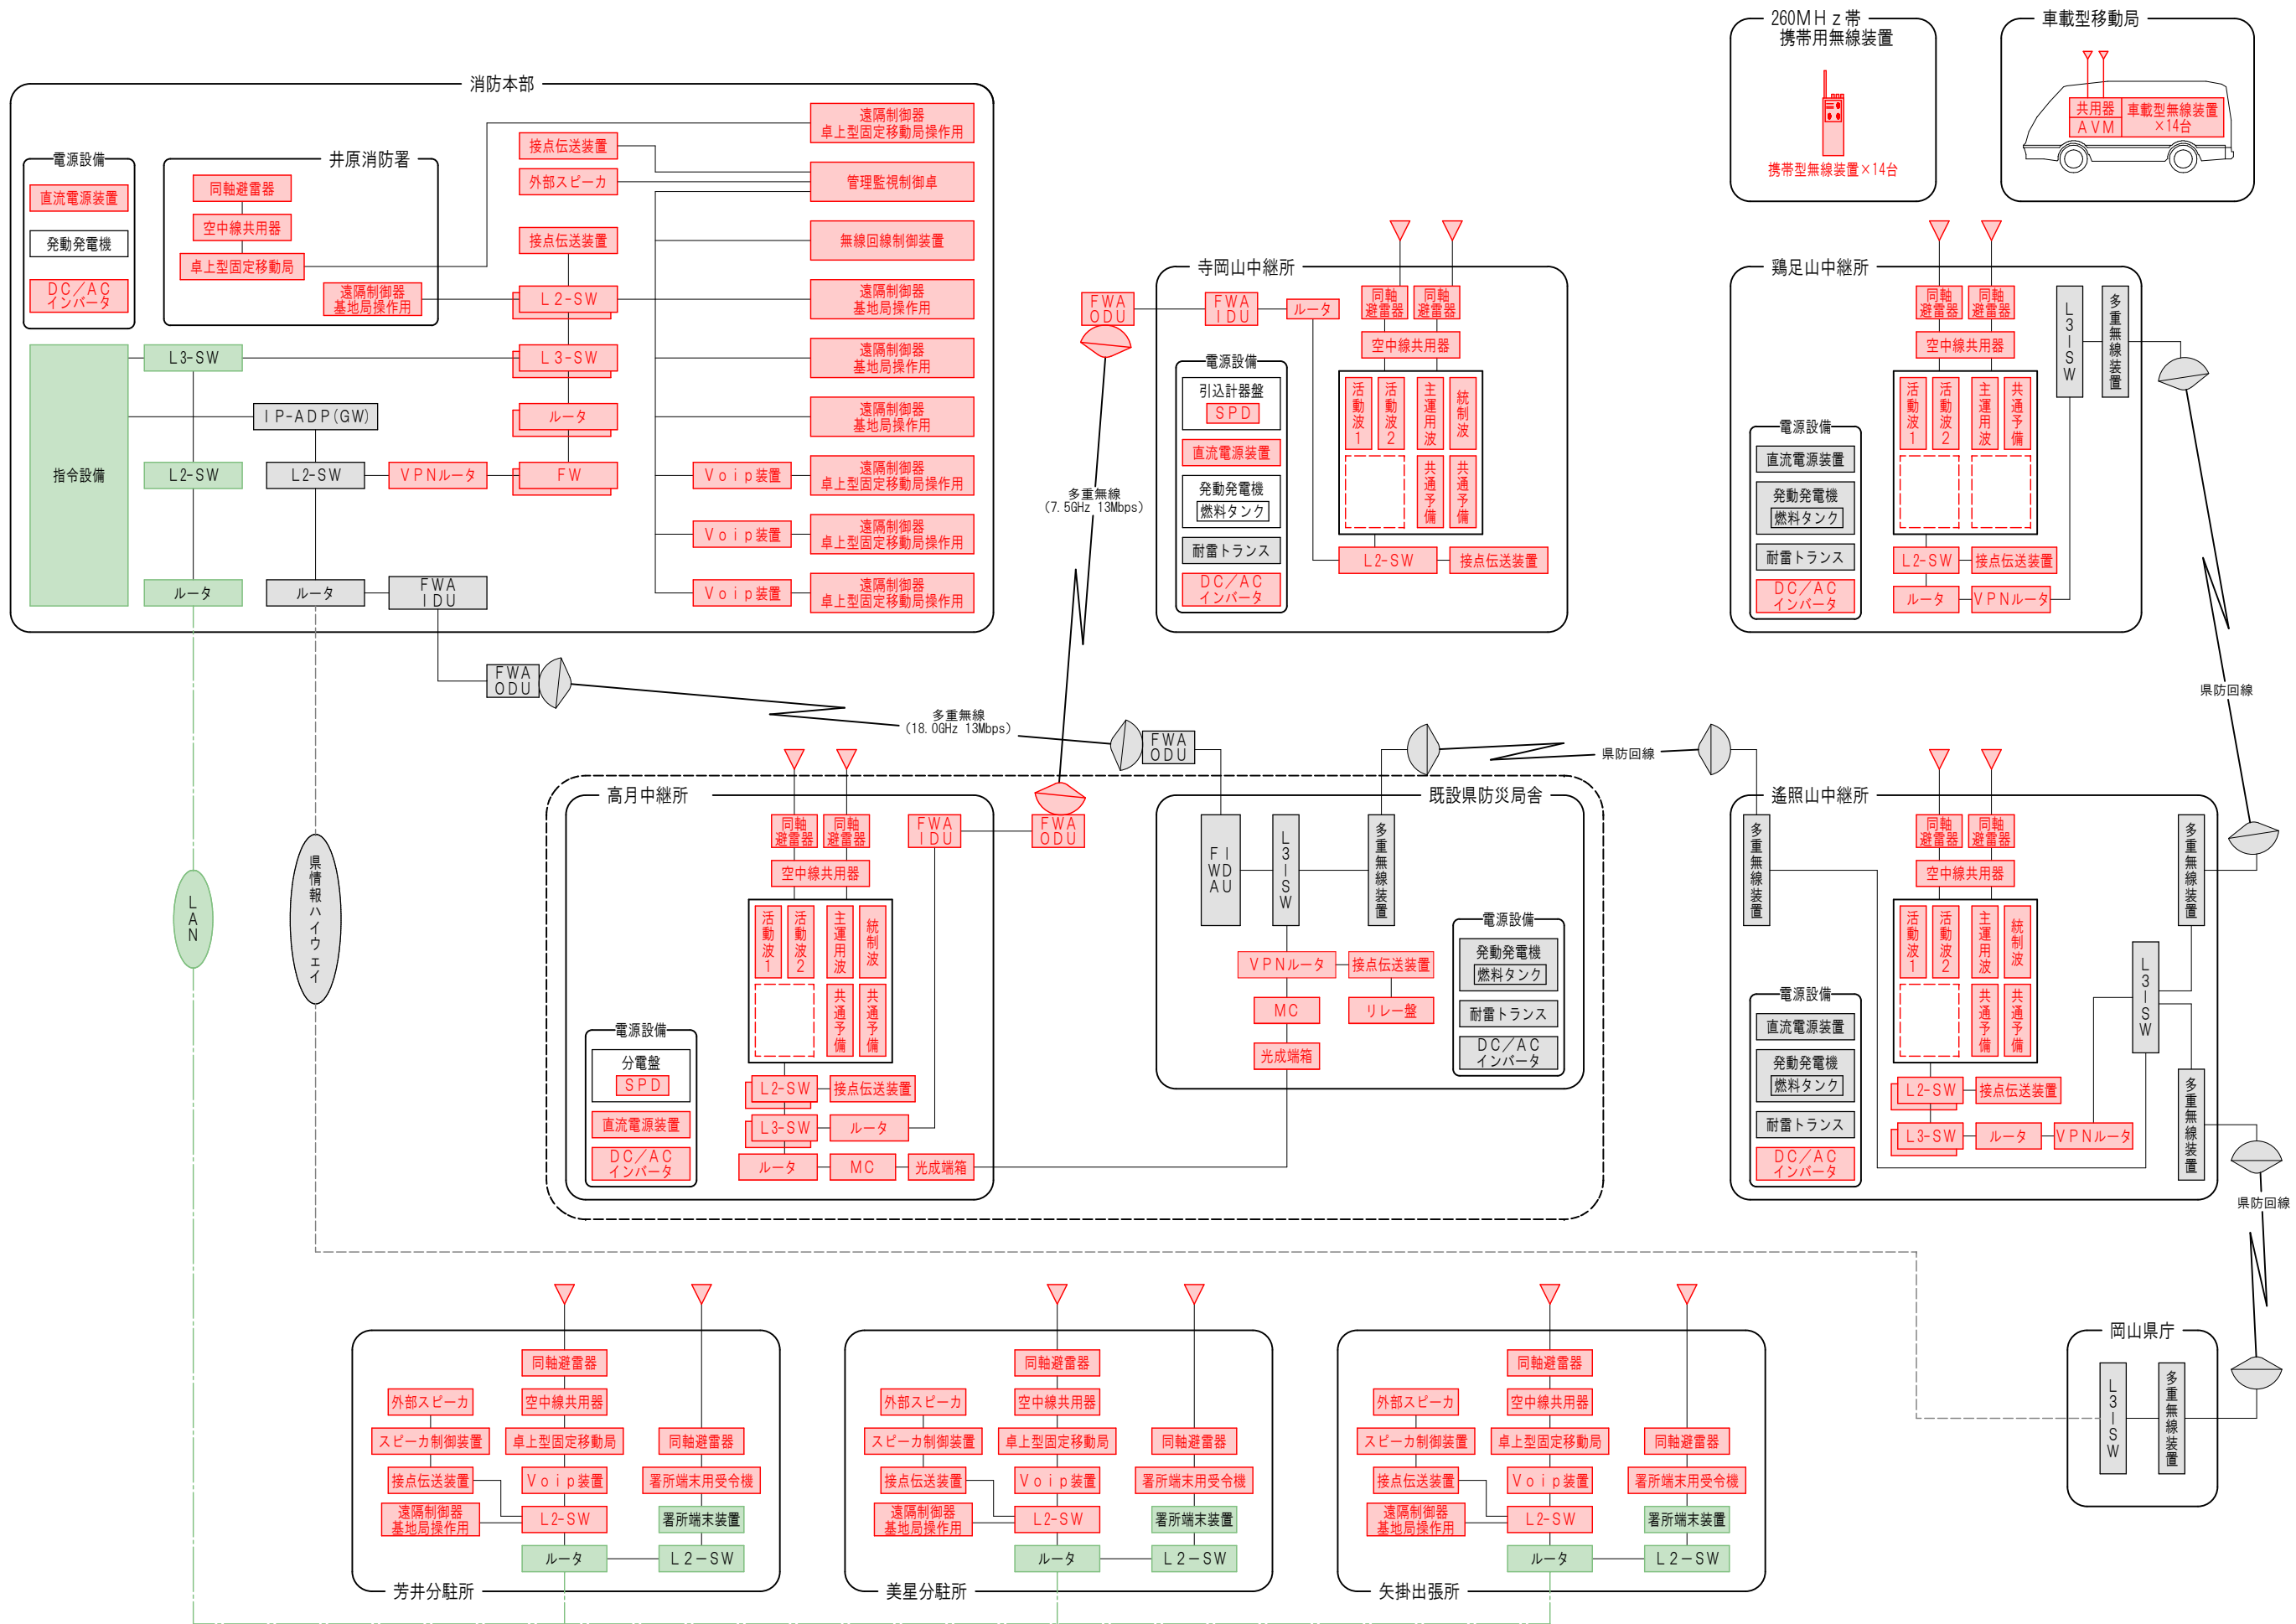

- : 新設機器
- : 撤去機器
- : 既設/県設備
- : 指令系装置